
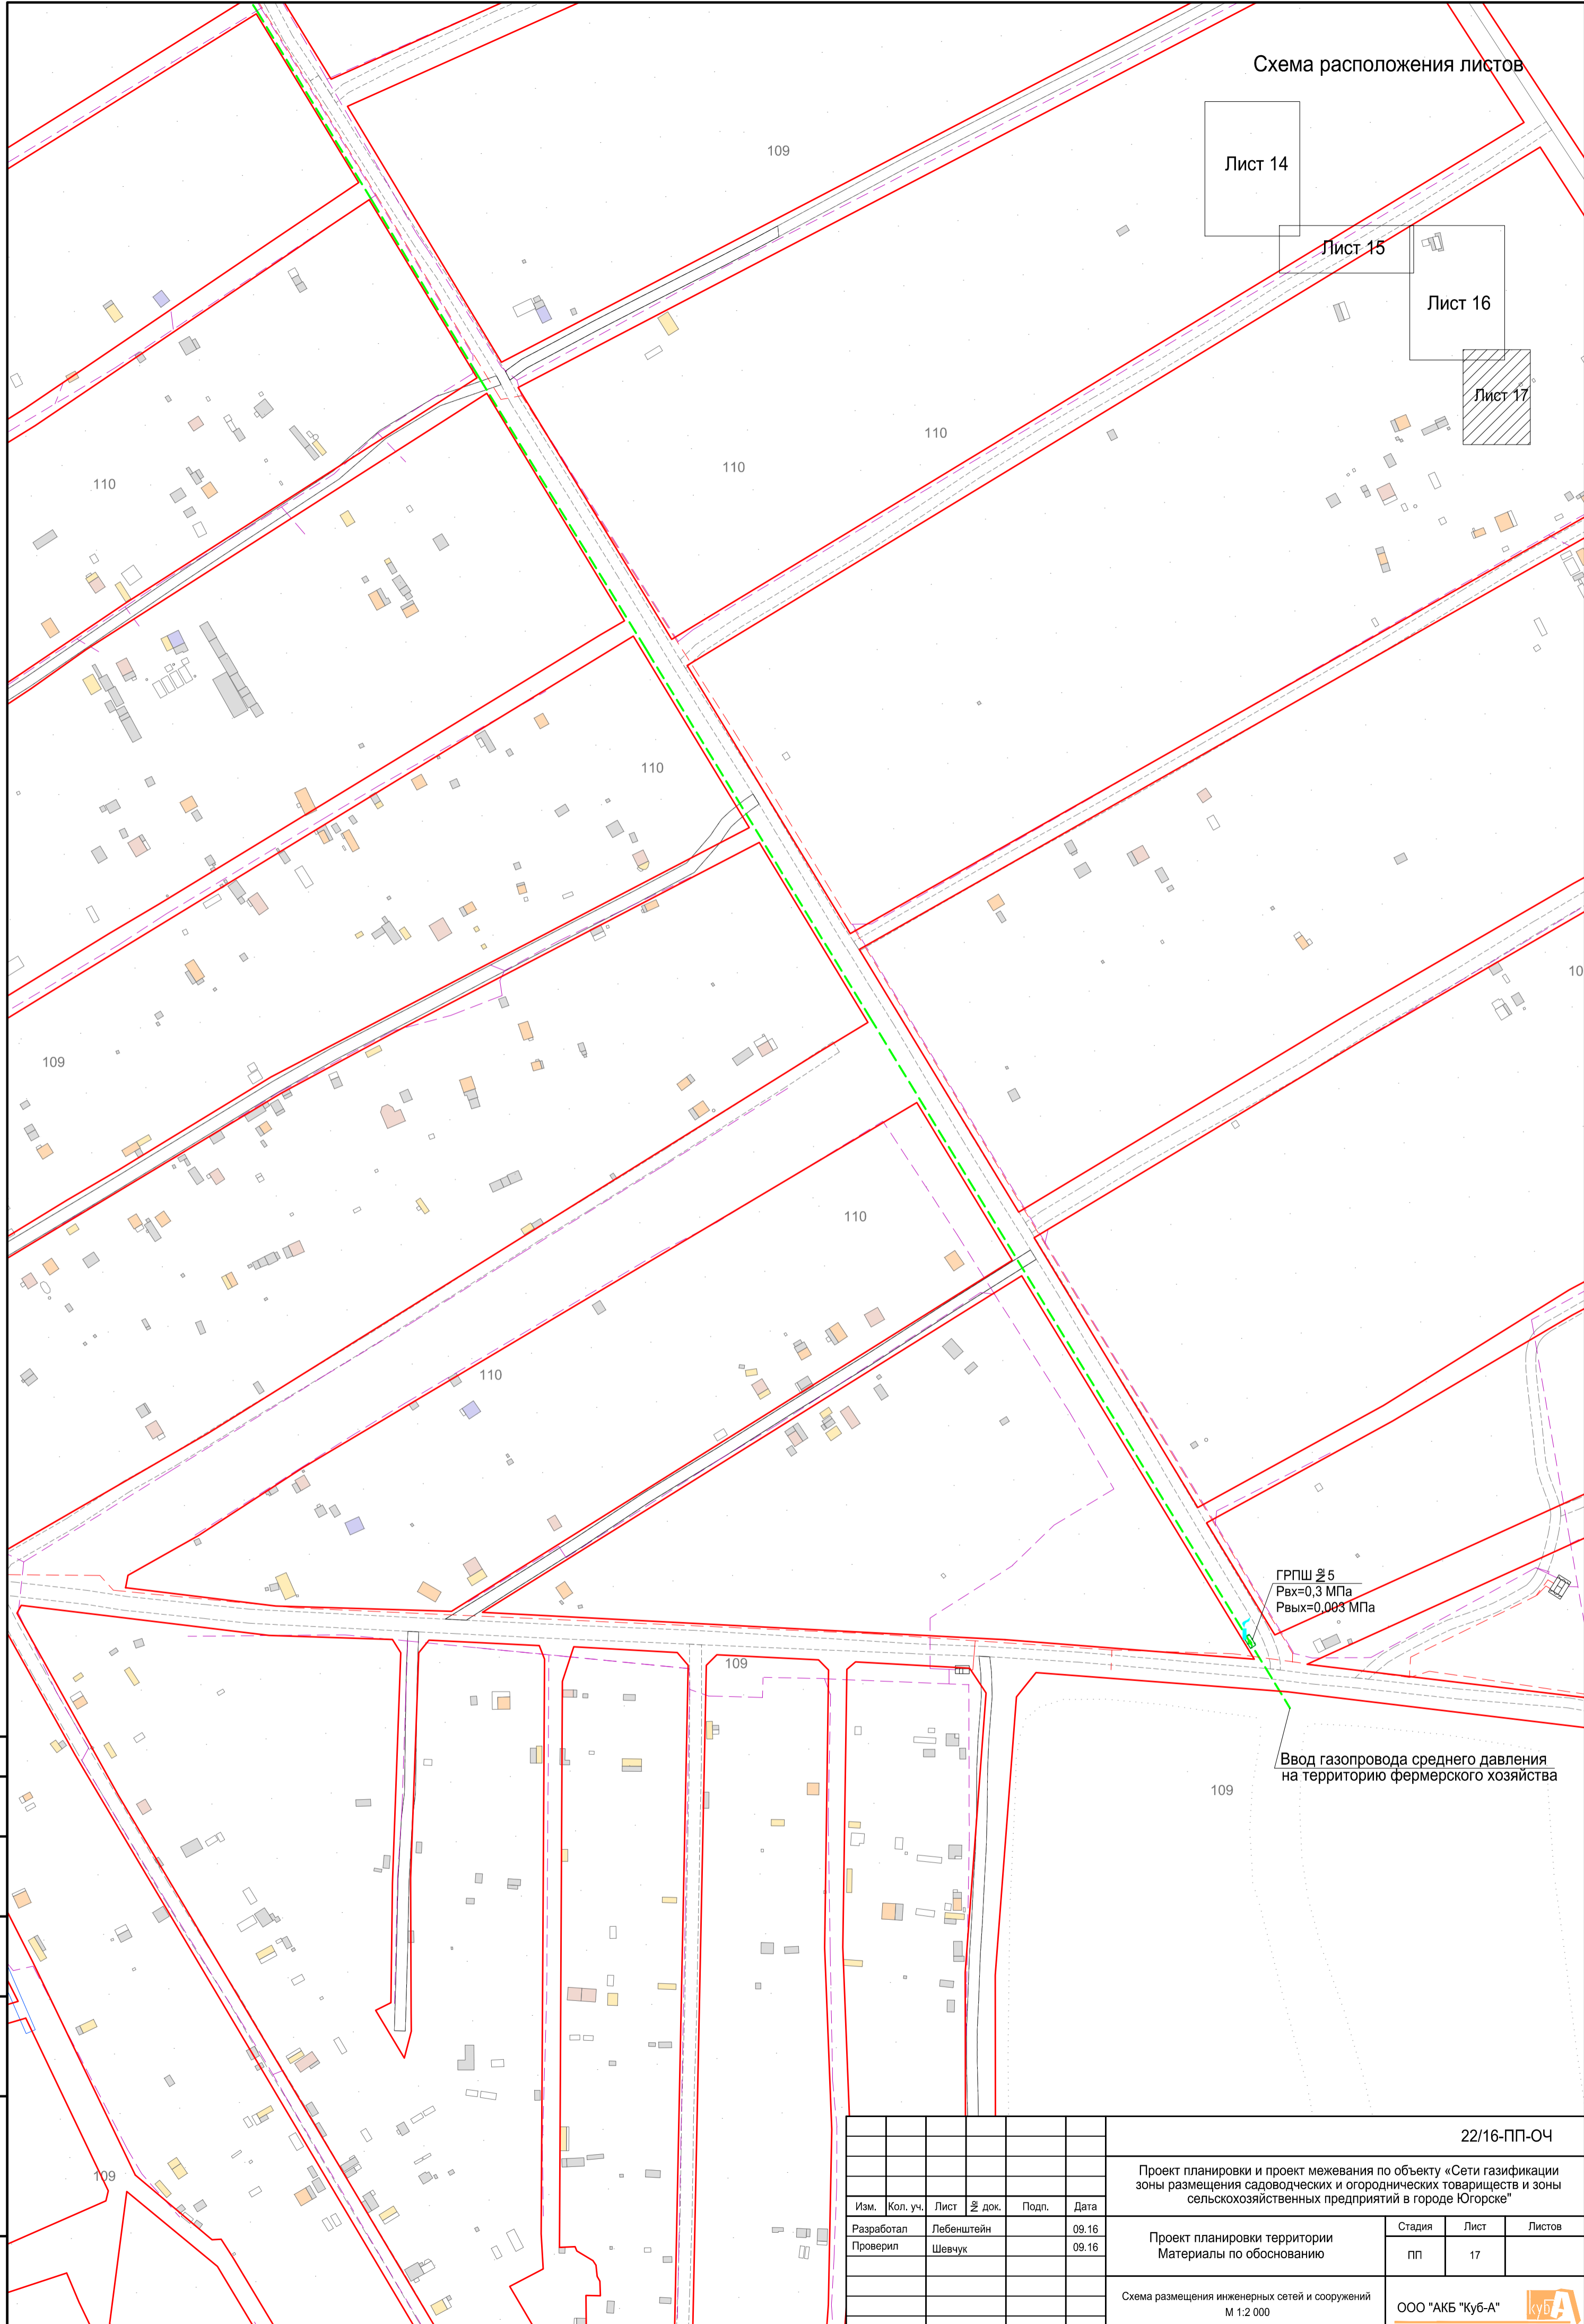


Схема расположения листов

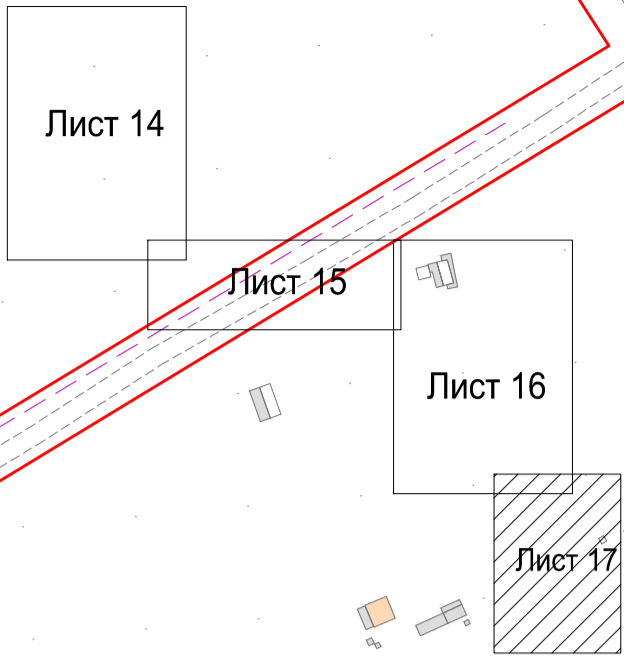

| | |
|--------------|--|
| Согласовано | |
| Изм. № | |
| Подп. и дата | |
| Взам. инв. № | |
| Инв. № подл. | |

| | | | | | | | | |
|------------|----------|------------|--------|-------|-------|--|------|--------|
| | | | | | | 22/16-ПП-ОЧ | | |
| | | | | | | Проект планировки и проект межевания по объекту «Сети газификации зоны размещения садоводческих и огороднических товариществ и зоны сельскохозяйственных предприятий в городе Югорске» | | |
| Изм. | Кол. уч. | Лист | № док. | Подп. | Дата | Проект планировки территории | | |
| Разработал | | Лебенштейн | | | 09.16 | Материалы по обоснованию | | |
| Проверил | | Шевчук | | | 09.16 | Стадия | Лист | Листов |
| | | | | | | пп | 17 | |
| | | | | | | Схема размещения инженерных сетей и сооружений М 1:2 000 | | |
| | | | | | | ООО "АКБ "Куб-А" | | |